


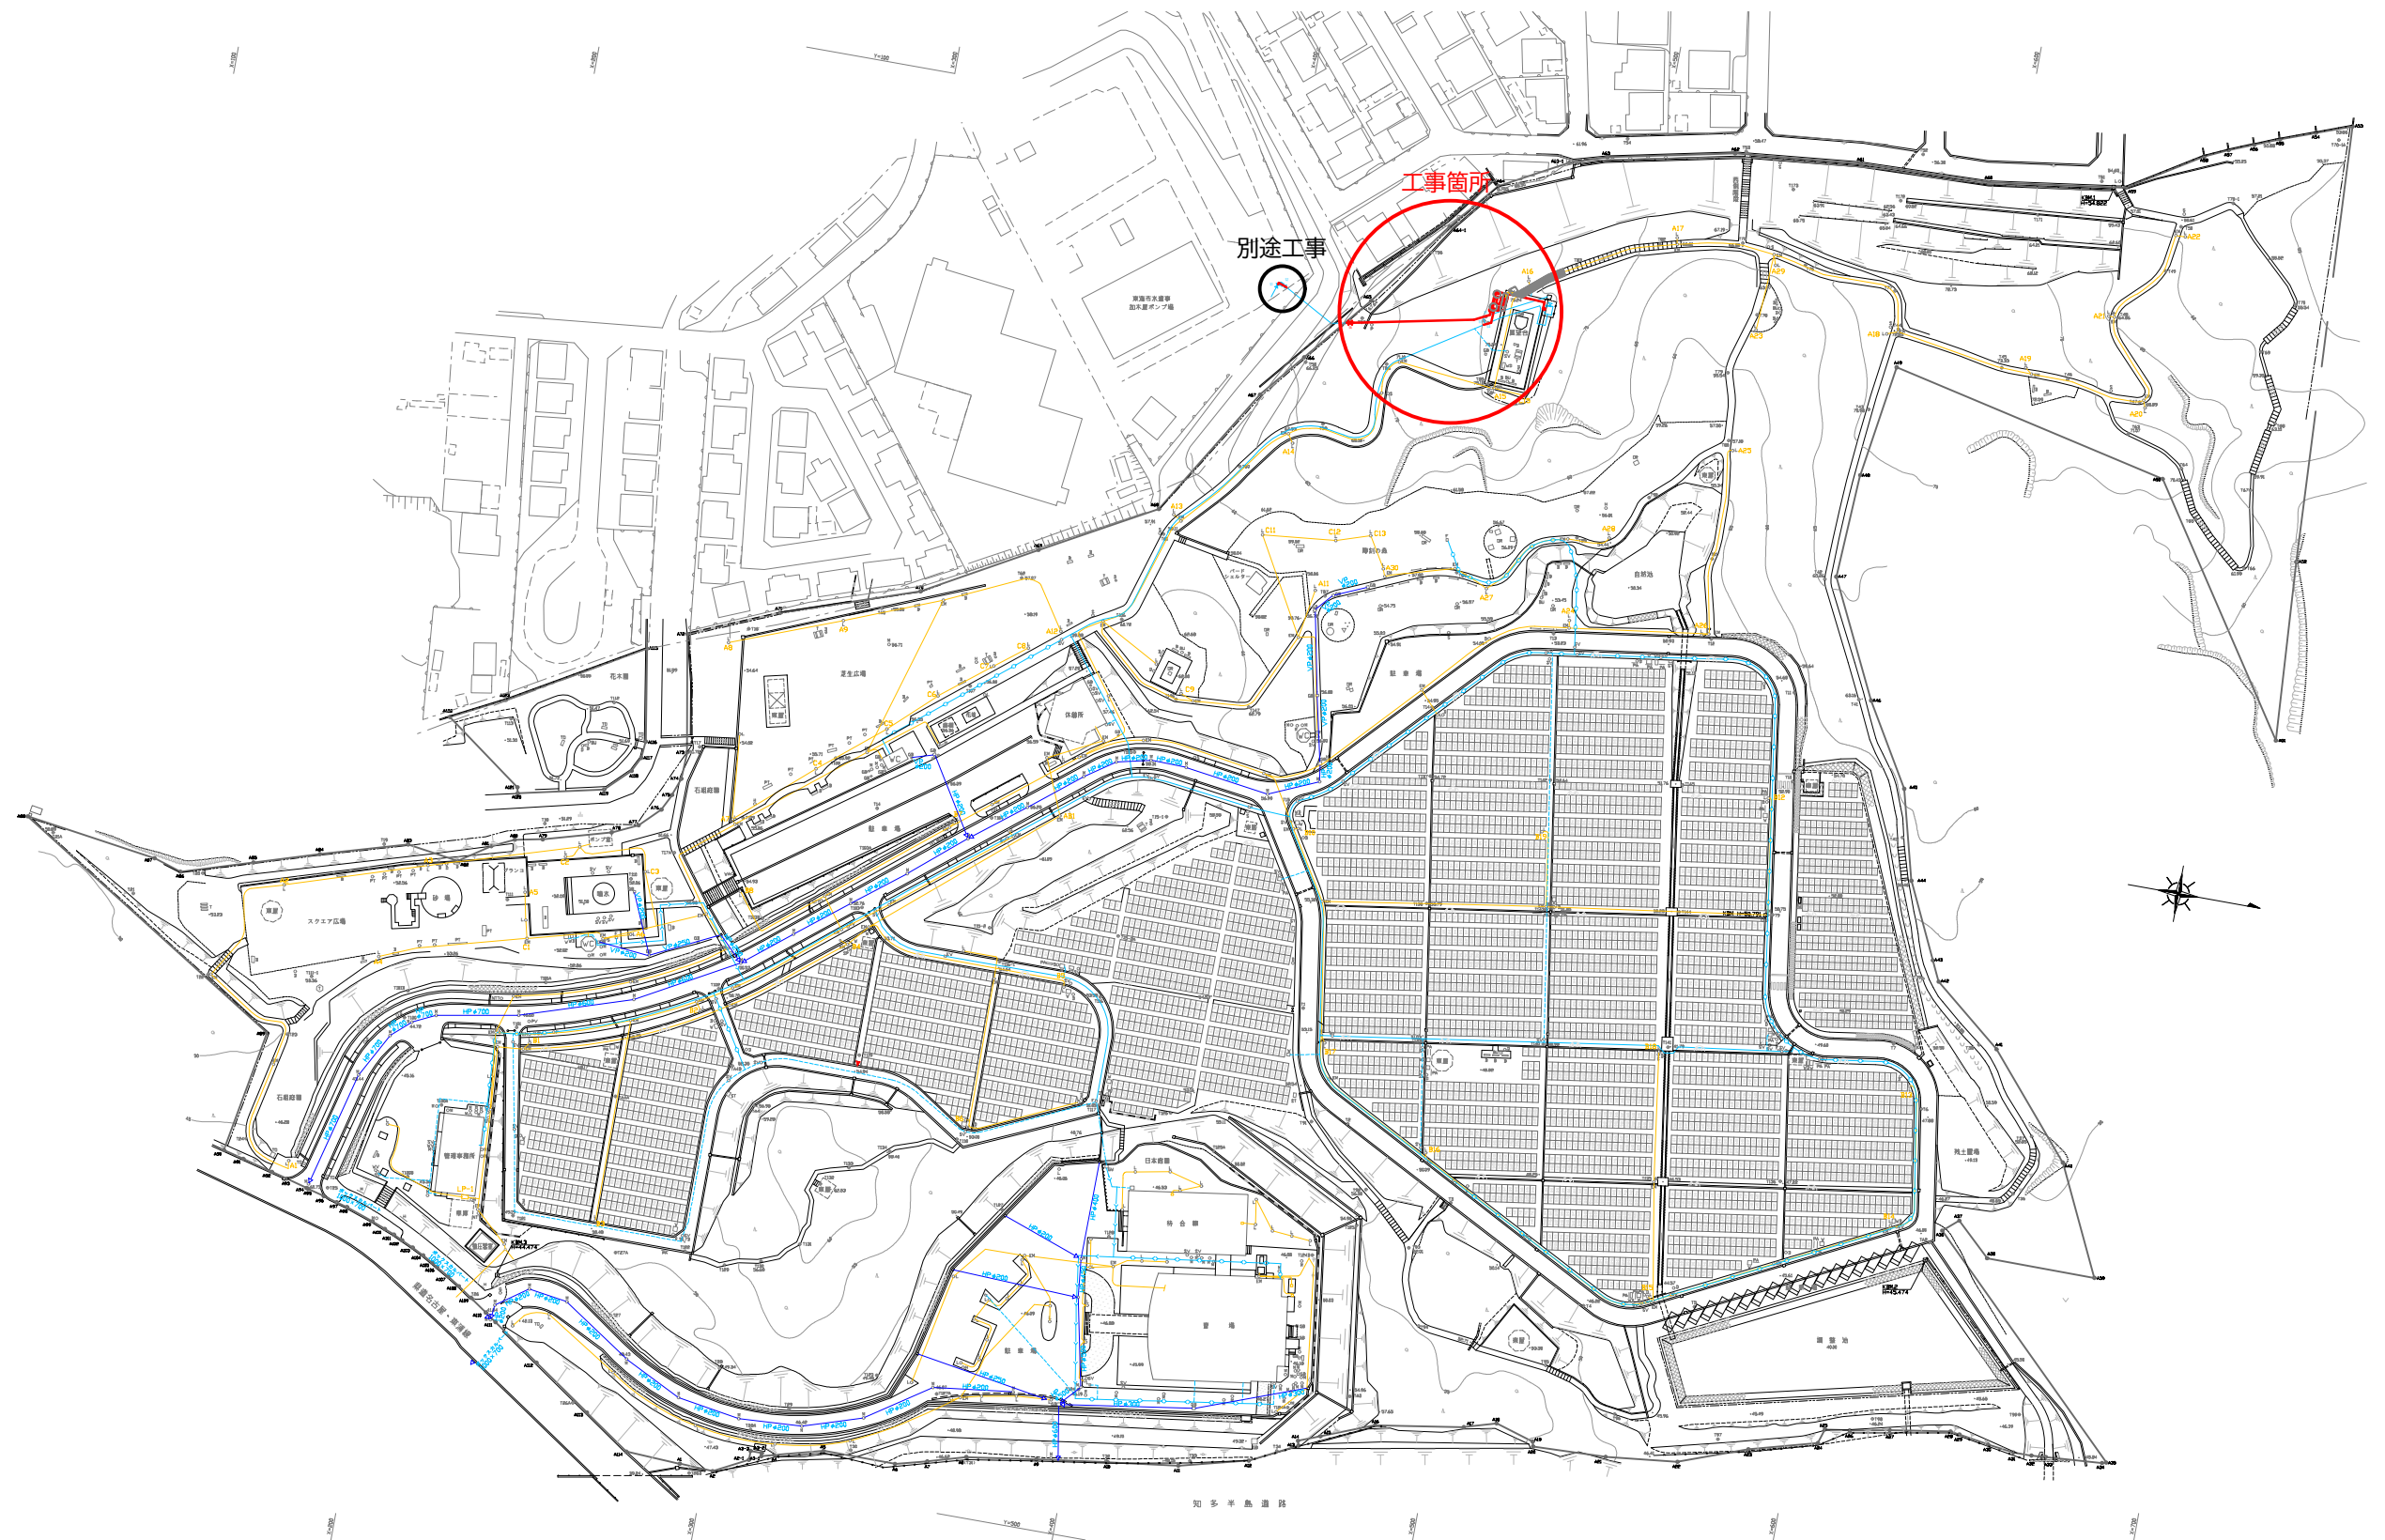


工事名	受水槽更新工事		
施設等の名称	知北平和公園		
工事箇所	愛知県大府市桜木町地内		
図面名	全体平面図		
作成年月日	2025. 8. 25		
縮尺	S=1/2000	図面番号	No. 1
施工者名	-----		
事業者名	知北平和公園組合		


設計	二級建築士 愛知県第38434号 竹内昌史
----	-----------------------

流入管配管図（参考図）

流入管配管図 75-2（仮設管供用時）

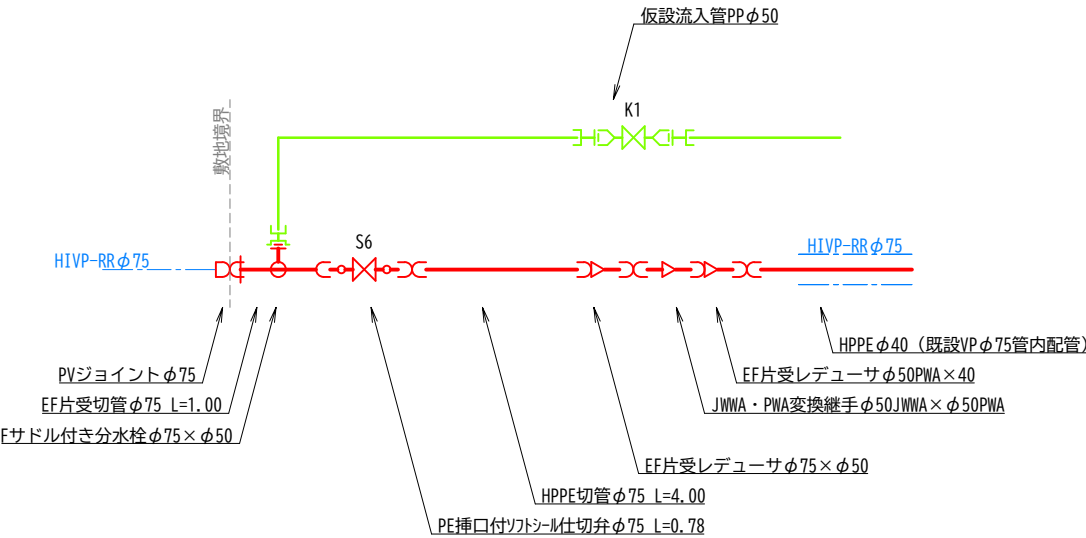

流入管配管図 75-2（仮設管撤去時）

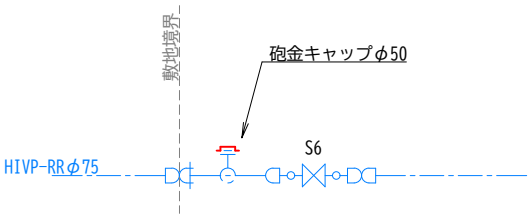

凡 例


記 号	名 称
	GX形継手
	GX形継手（ライナ使用）
	G-Link
	GX形挿し口
	GX形挿し口加工
	GX形継ぎ輪用特殊押輪
	NS形継手
	NS形継手（ライナ使用）
	K形継手（3DkN特殊押輪）
	K形継手（特殊押輪）
	EF継手
	フランジ継手（補強金具3DkN）
	DCIP製ボール形伸縮可撓管

※（ ）内数値は、平面延長を示す。
※仕切弁は、左回り開とする。
※設計水圧 DCIP：1.30MPa（静水圧0.75MPa・水撃圧0.55MPa）
HPPE：1.00MPa（静水圧0.75MPa・水撃圧0.25MPa）
※DCIP-GXは1種管、内面エポキシ樹脂粉体塗装とする。
※HPPE（φ50mm以上）は、JWWA・ISO規格（準拠品含む）とする。
※HPPE（φ40mm以下）の直管は、クボタケミックスJP-001
（給水用高密度ポリエチレン管）とする。継手は、JP-001対応品とする。
※DCIPは、ポリエチレンスリーブを被覆する。
※割丁字管、ストッパーバルブ、サドル分水栓は、防食スリーブを被覆する。
※PP用金属継手はワンタッチ式（耐震型）とする。


設計	二級建築士 愛知県第38434号 竹内昌史	事業者名	知北平和公園組合		
----	-----------------------	------	----------	--	--

工事名	受水槽更新工事			
施設等の名称	知北霊園			
工事箇所	愛知県大府市桜木町地内			
図面名	流入管配管図（参考図）			
作成年月日	2025. 9. 8			
縮尺	NON	事業者名	No. 3	

本体平面図

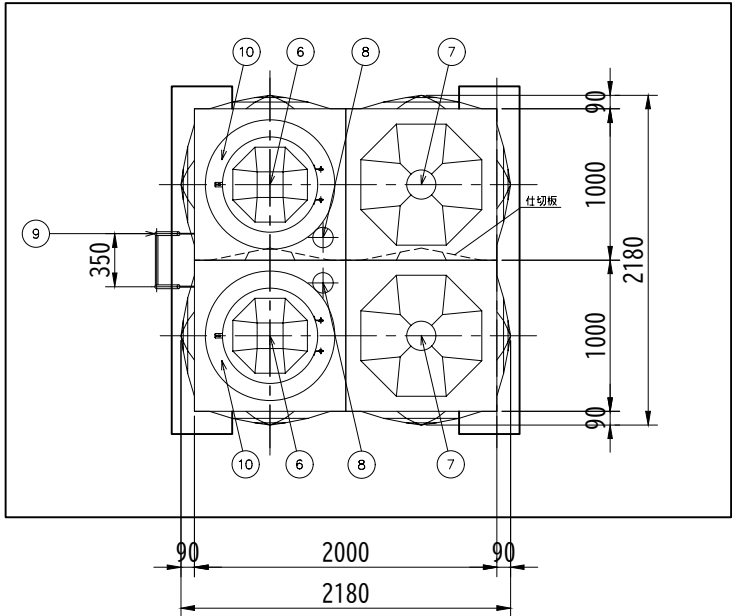

受台伏図

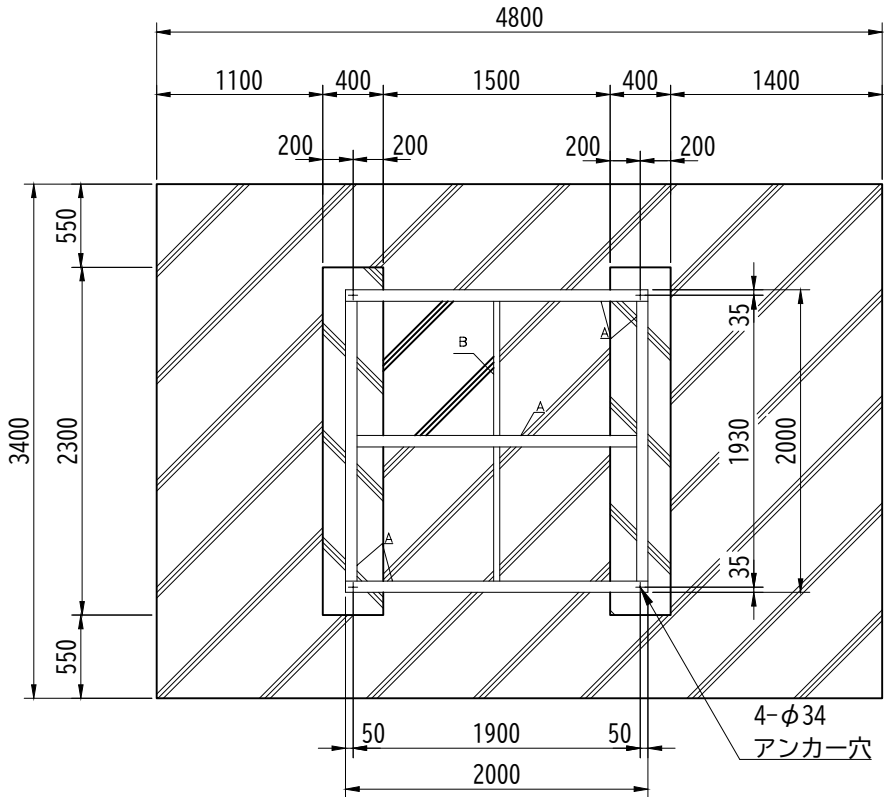


SUS329J4Lの範囲内で液面調整すること


溶接組立形ステンレスパネルタンク仕様

設計水平震度	Kh= 1.5				
寸 法	2000 X 2000(1000+1000) X 2500				
本 体	天井板	t1.5	側板2段	t1.5	SUS329J4L
	側板1段	t2.0	底板(プレス)	t2.0	SUS444
受台(架台)	A材	C150X75X6.5	B材	C75X40X5	
	SS400				
仕 上	ステンレス溶接部は酸洗い不動態化処理				
	SS部は溶融亜鉛メッキ				
付 属 品	通気、電極カバー、緊急遮断弁(東洋バルブ製バタ弁80AX2、制御盤付)				
重 量	本体	570	Kg	受台(架台)	220 Kg
10	内 はしご	SUS329J4L	330X300	2	L30X30
9	外 はしご	STKM	350X300	1	φ25.4・RB16
8	電極取付用座	SUS316	50A	2	内外ソケット
7	通 気 口	ABS	100A	2	防虫網付
6	マンホール	SUS329J4L	φ600	2	施設式 二重蓋(樹脂)
5	排 水 口	SUS304			
4	溢 水 口	SUS316			
3	給 水 口	SUS304			
2	揚 水 口	SUS316			内外ソケット
1	本 体	SUS			
品番	名 称	材 質	寸 法	個数	備 考

本体立面図

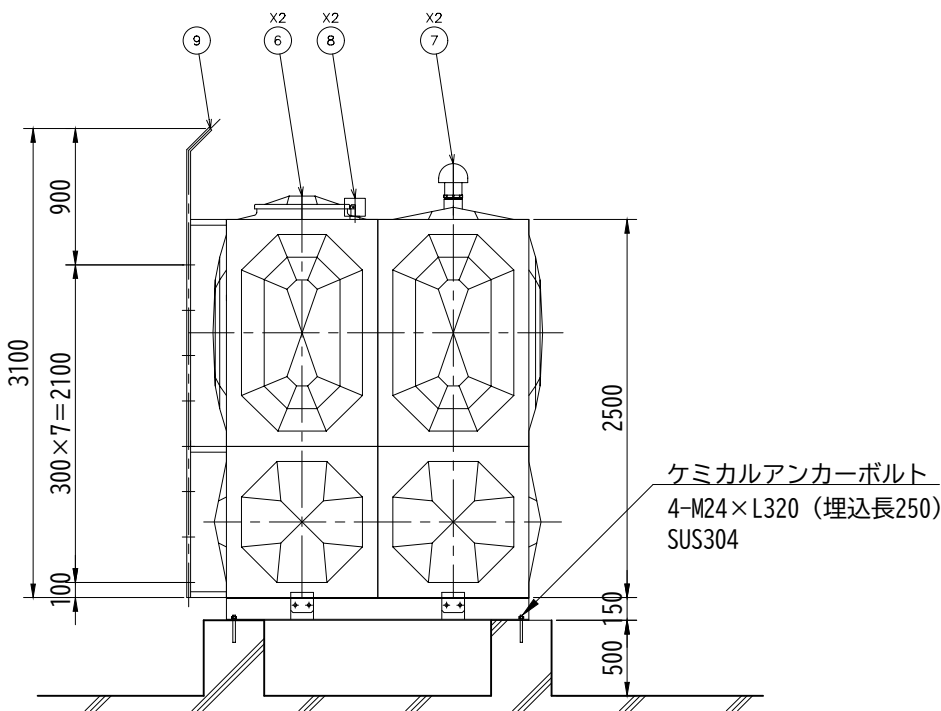

工事名	受水槽更新工事		
施設等の名称	知北霊園		
工事箇所	愛知県大府市桜木町地内		
図面名	受水槽 仕様・参考図		
作成年月日	2025. 8. 25		
縮尺	NON	図面番号	No. 4
施行者名	-----		
事業者名	知北平和公園組合		

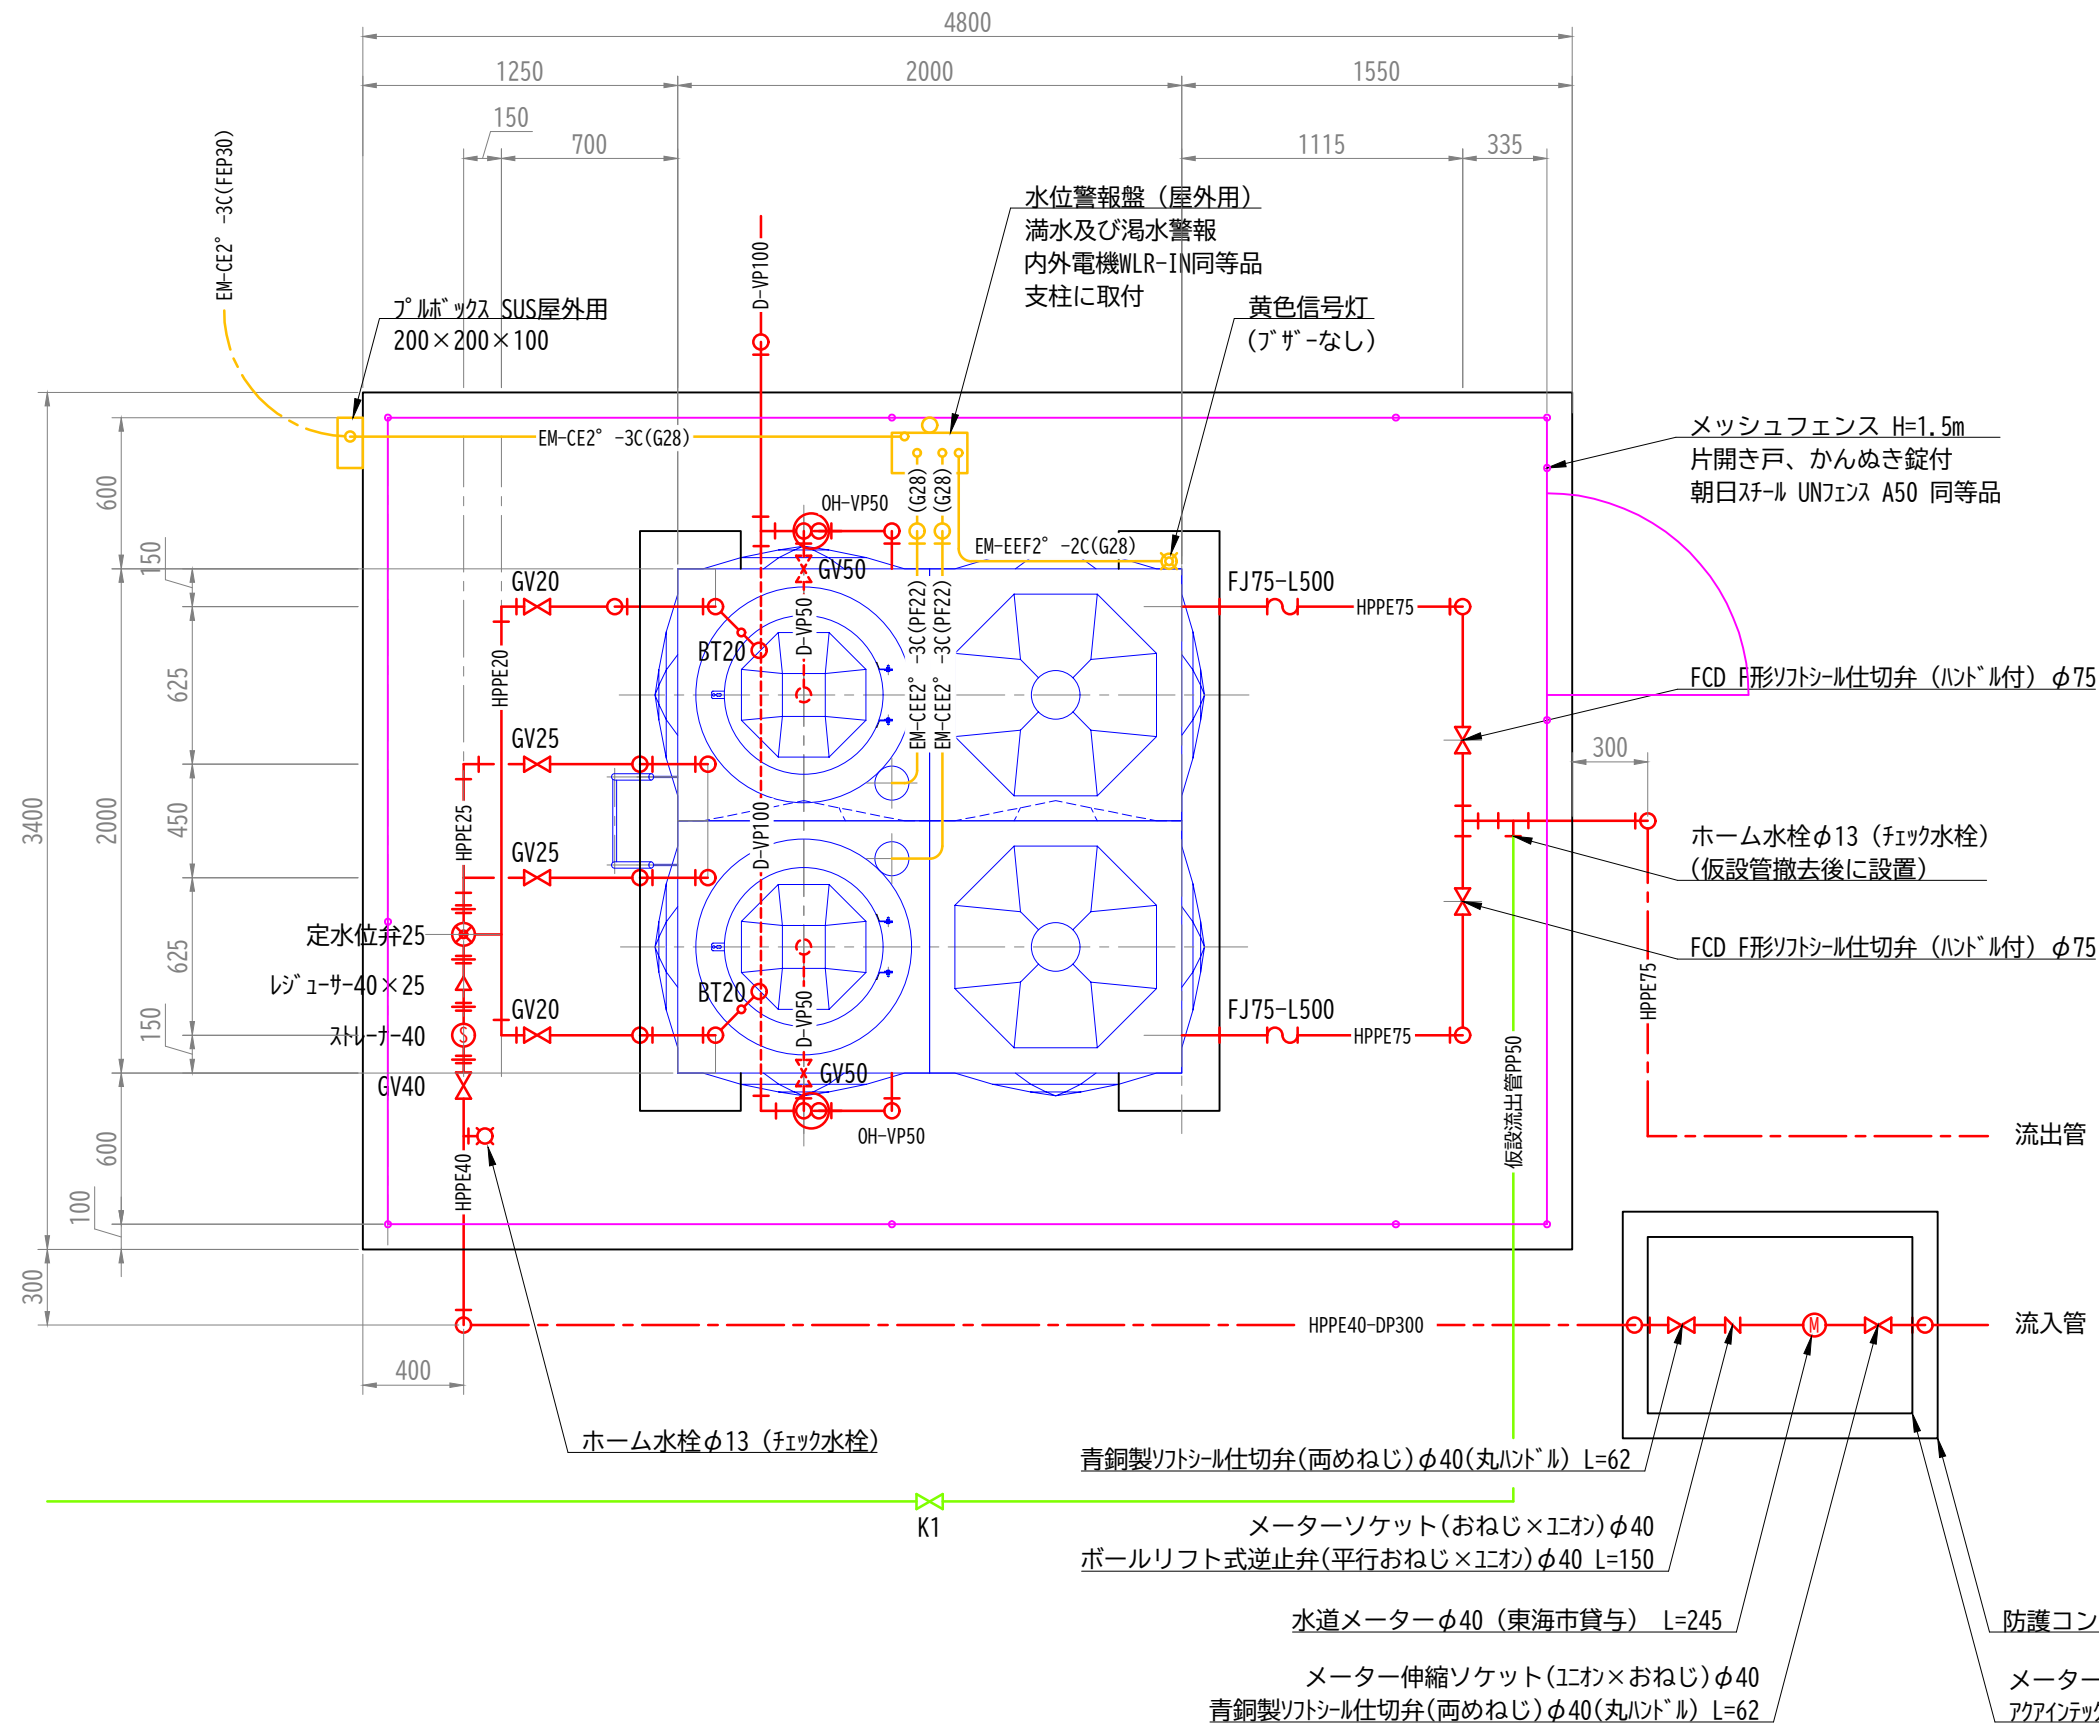


凡例

埋設配管： 露出配管： 受水槽下面吊り配管：

設計	二級建築士 愛知県第38434号 竹内昌史	事業者名	知北平和公園組合
----	-----------------------	------	----------







工事名	受水槽更新工事		
施設等の名称	知北霊園		
工事箇所	愛知県大府市桜木町地内		
図面名	受水槽給水設備・電気設備 詳細図		
作成年月日	2025. 8. 25		
縮尺	S=1/30(A3)	図面番号	No. 5
施行者名	-----		
事業者名	知北平和公園組合		

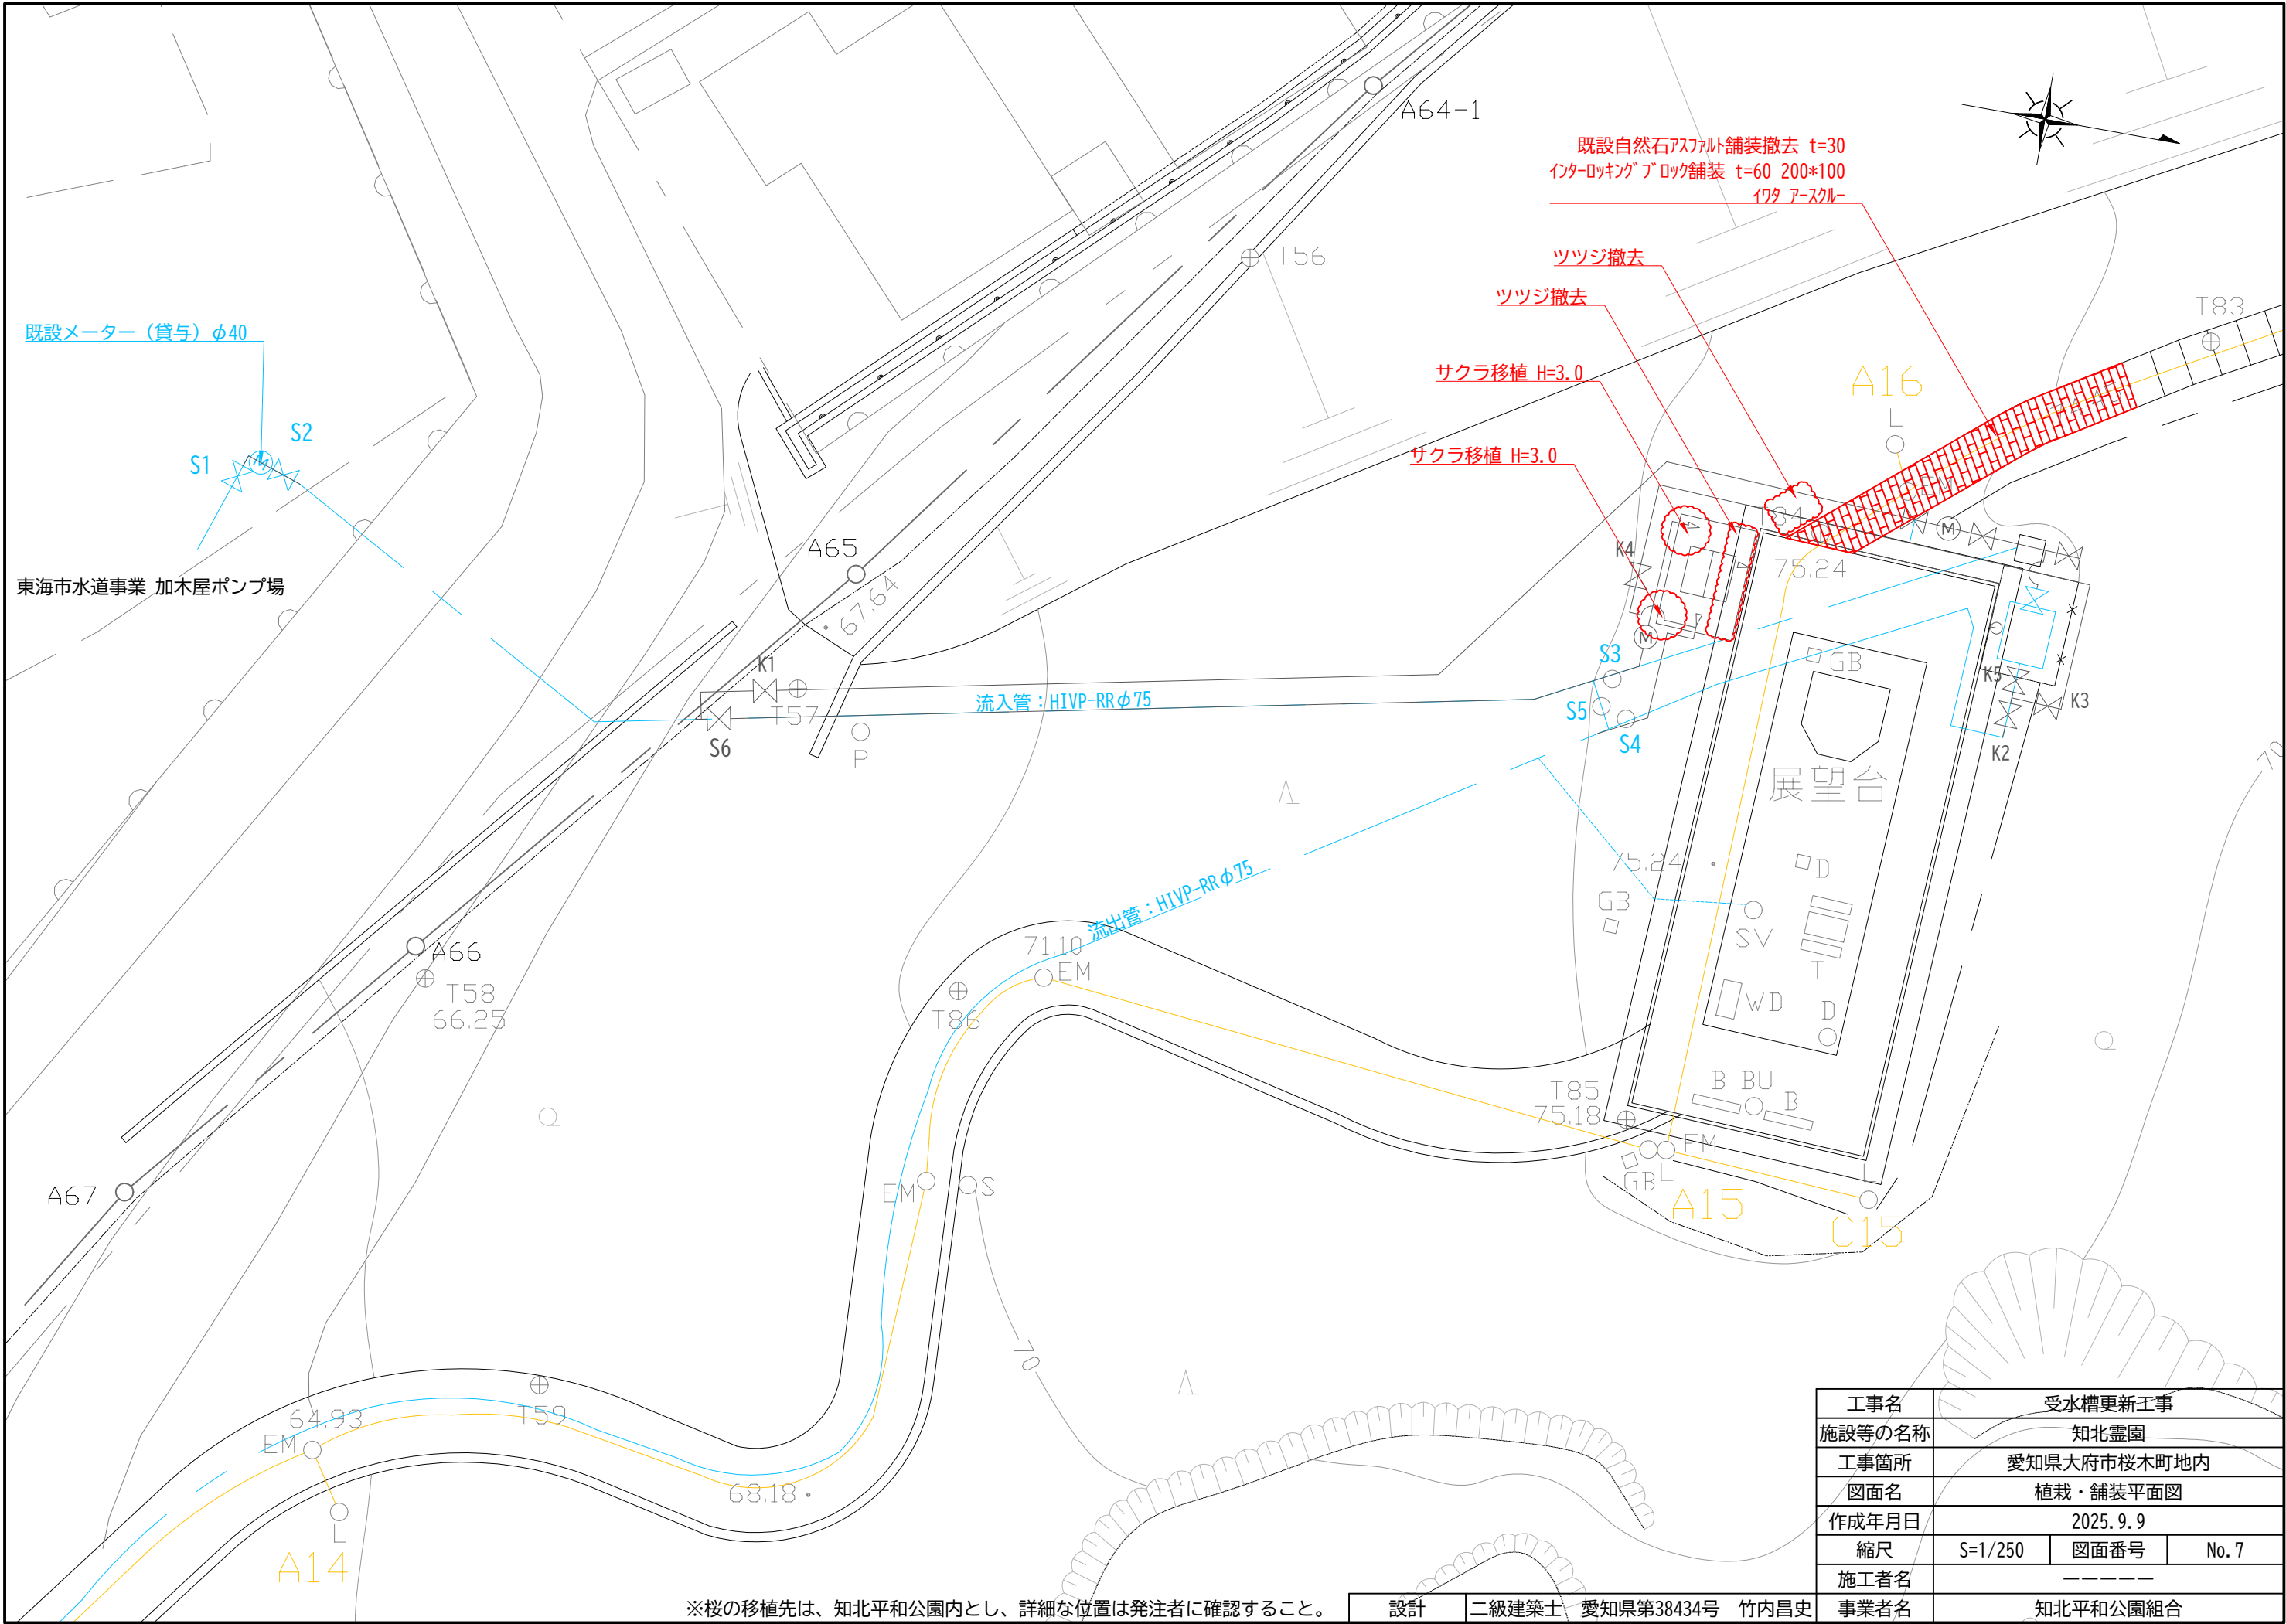

※桜の移植先は、知北平和公園内とし、詳細な位置は発注者に確認すること。

設計	二級建築士	愛知県第38434号	竹内昌史	事業者名	知北平和公園組合		
----	-------	------------	------	------	----------	--	--


舗装・土工標準図

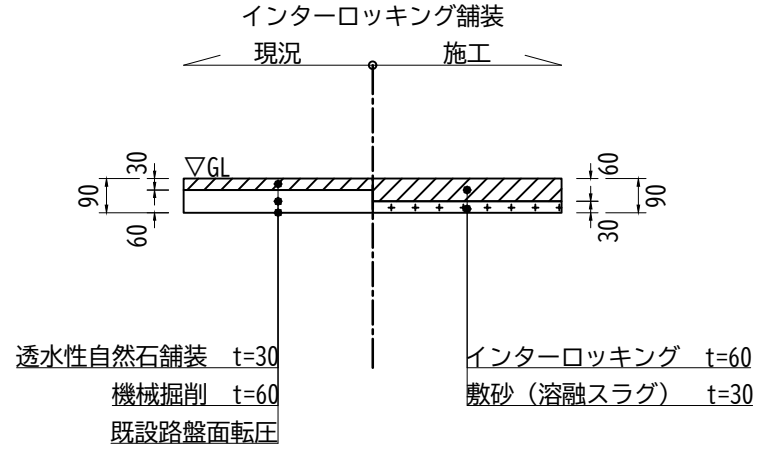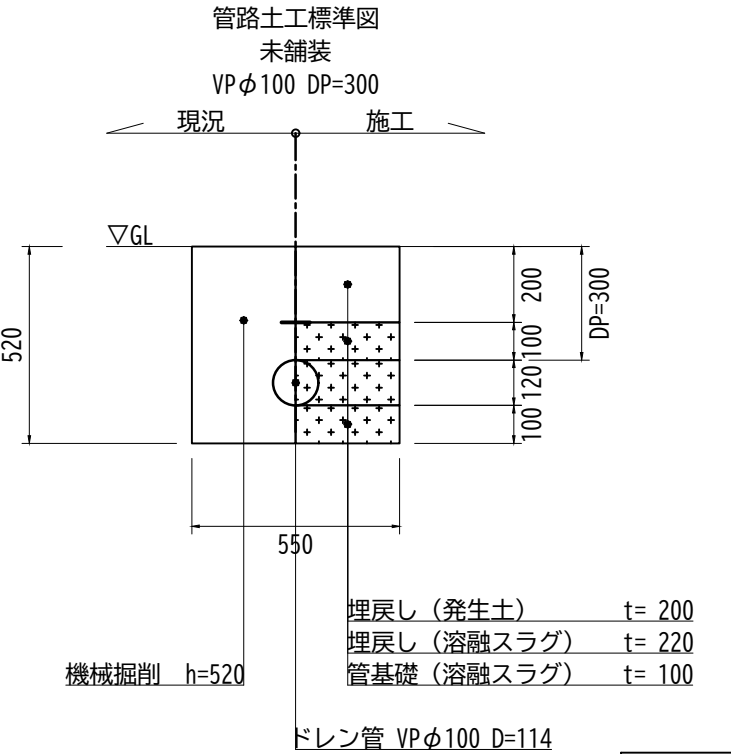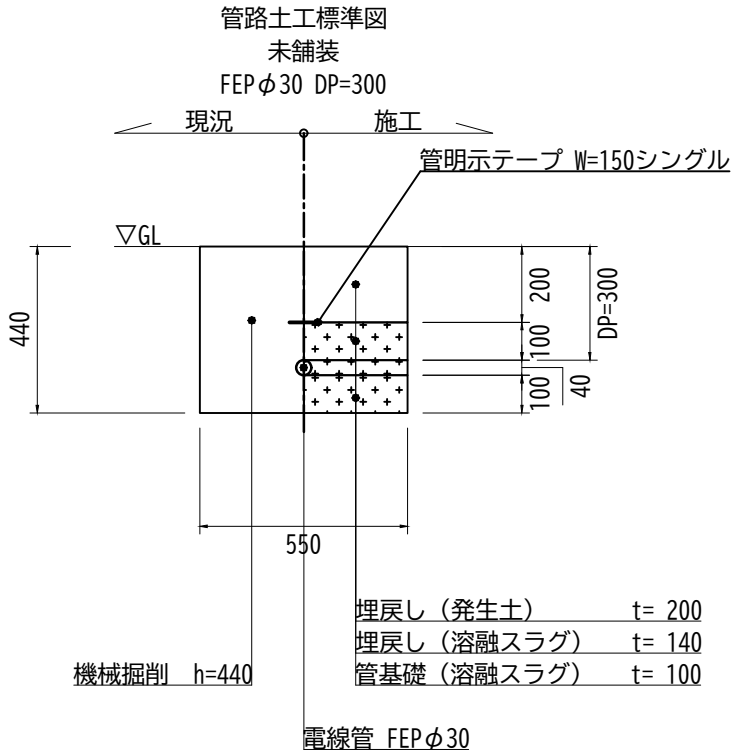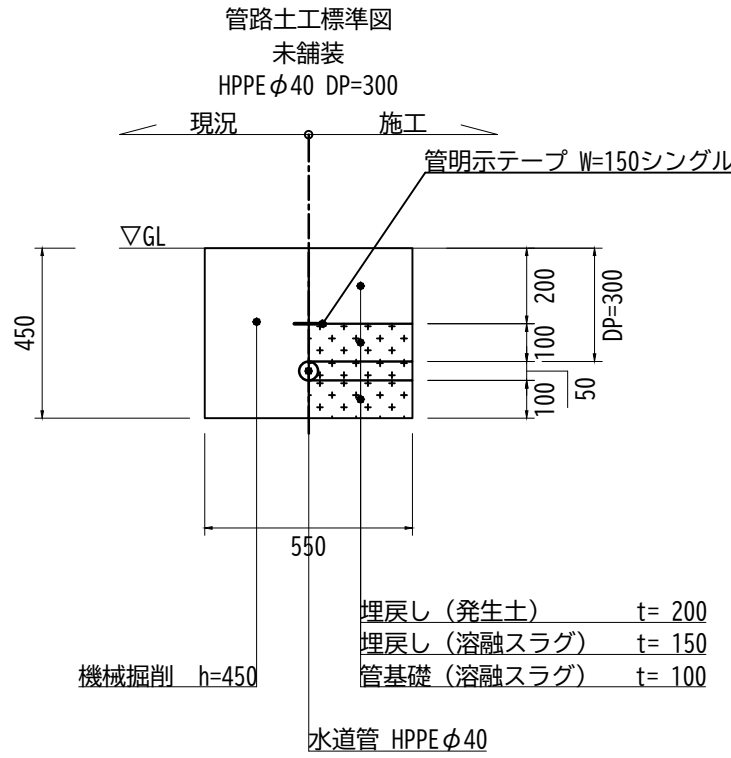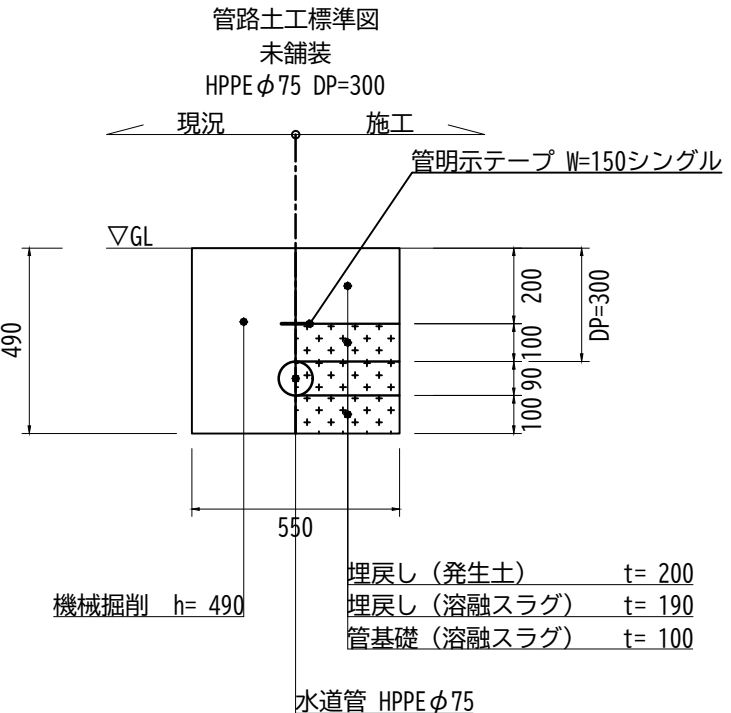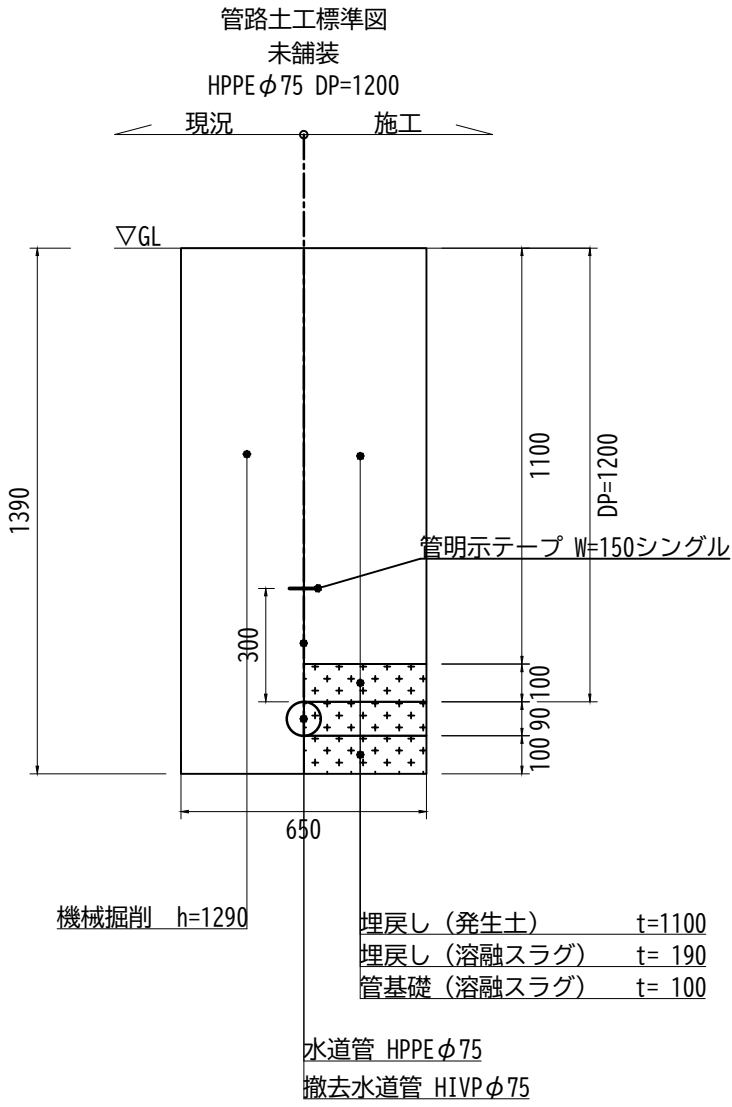


工事名	受水槽更新工事		
施設等の名称	知北霊園		
工事箇所	愛知県大府市桜木町地内		
図面名	舗装・土工標準図		
作成年月日	2025. 08. 25		
縮尺	1/20	事業者名	No. 8
事業者名	知北平和公園組合		

貯水タンク 5:1/20


平面図

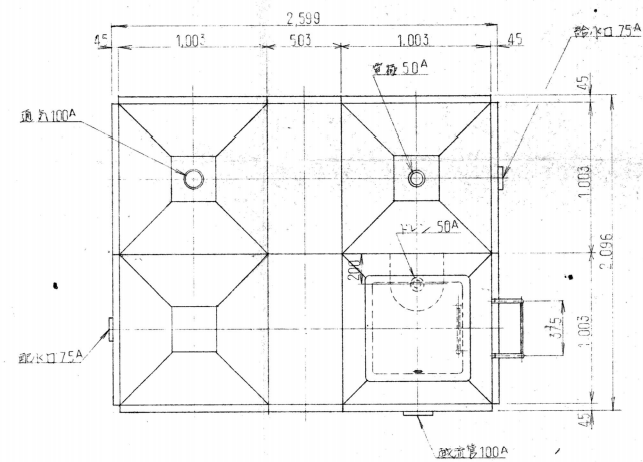

断面図




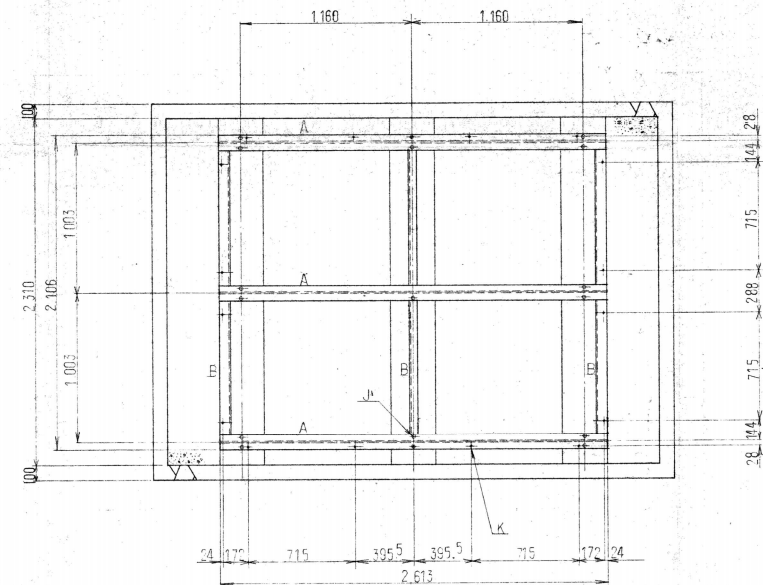


立面図

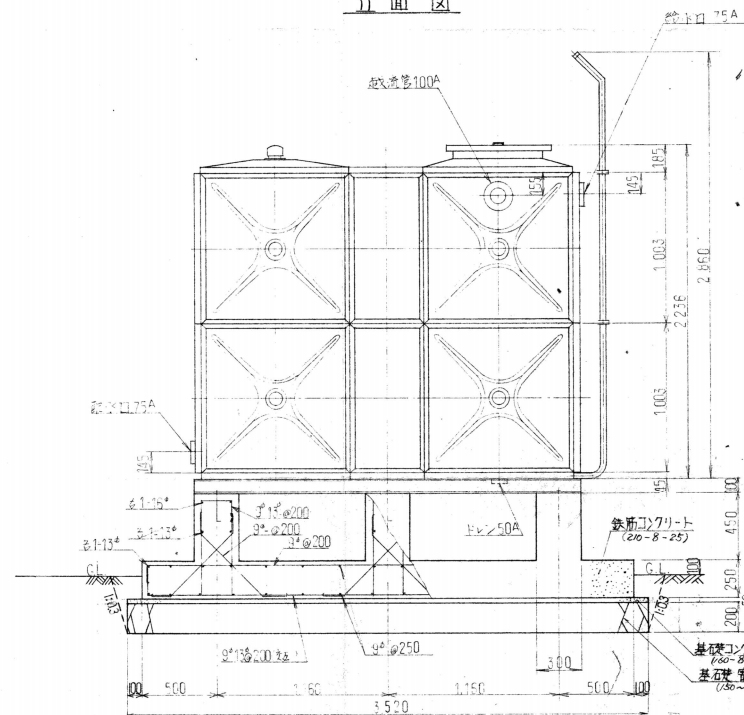

諸要素寸法図

要素	寸法
A	H=300×100×6×6
B	15×5×5
K	18-14×7-22規格(M12+指示)
L	17-19×7-22規格(M15+指示)

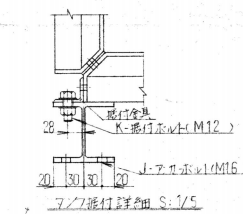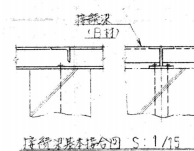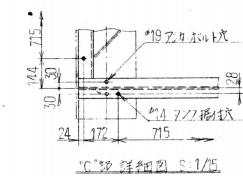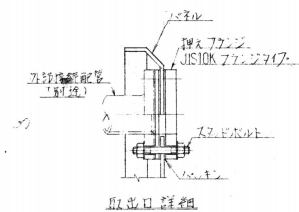

凡例

記号	材質	寸法	数量	備考
水	SS41	2×25×2H	1	12mm x 1/2"
75A	SS41	600A	1	12mm x 1/2"
100A	SS41	75A	1	
100A	SS41	100A	1	
100A	SS41	50A	1	12mm x 1/2"
100A	PVC	100A	1	12mm x 1/2"
100A	PVC	PF2	1	12mm x 1/2"
100A	PVC	300A	1	12mm x 1/2"

(仮称) 知北平和公園		設計図	
工事番号	NO. 3-9	縮尺	図示の通り
作成年月日	部長	課長	所長
株式会社 オオバ 名古屋支店		TEL (06) 2521	
名古屋市中区丸の内三丁目1番21号			

工事名	受水槽更新工事		
施設等の名称	知北斎場		
工事箇所	愛知県大府市桜木町地内		
図面名	既設受水槽構造図		
作成年月日	2025. 9. 10		
縮尺	NON	図面番号	No. 9
施行者名	-----		
事業者名	知北平和公園組合		

設計 二級建築士 愛知県第38434号 竹内昌史